
 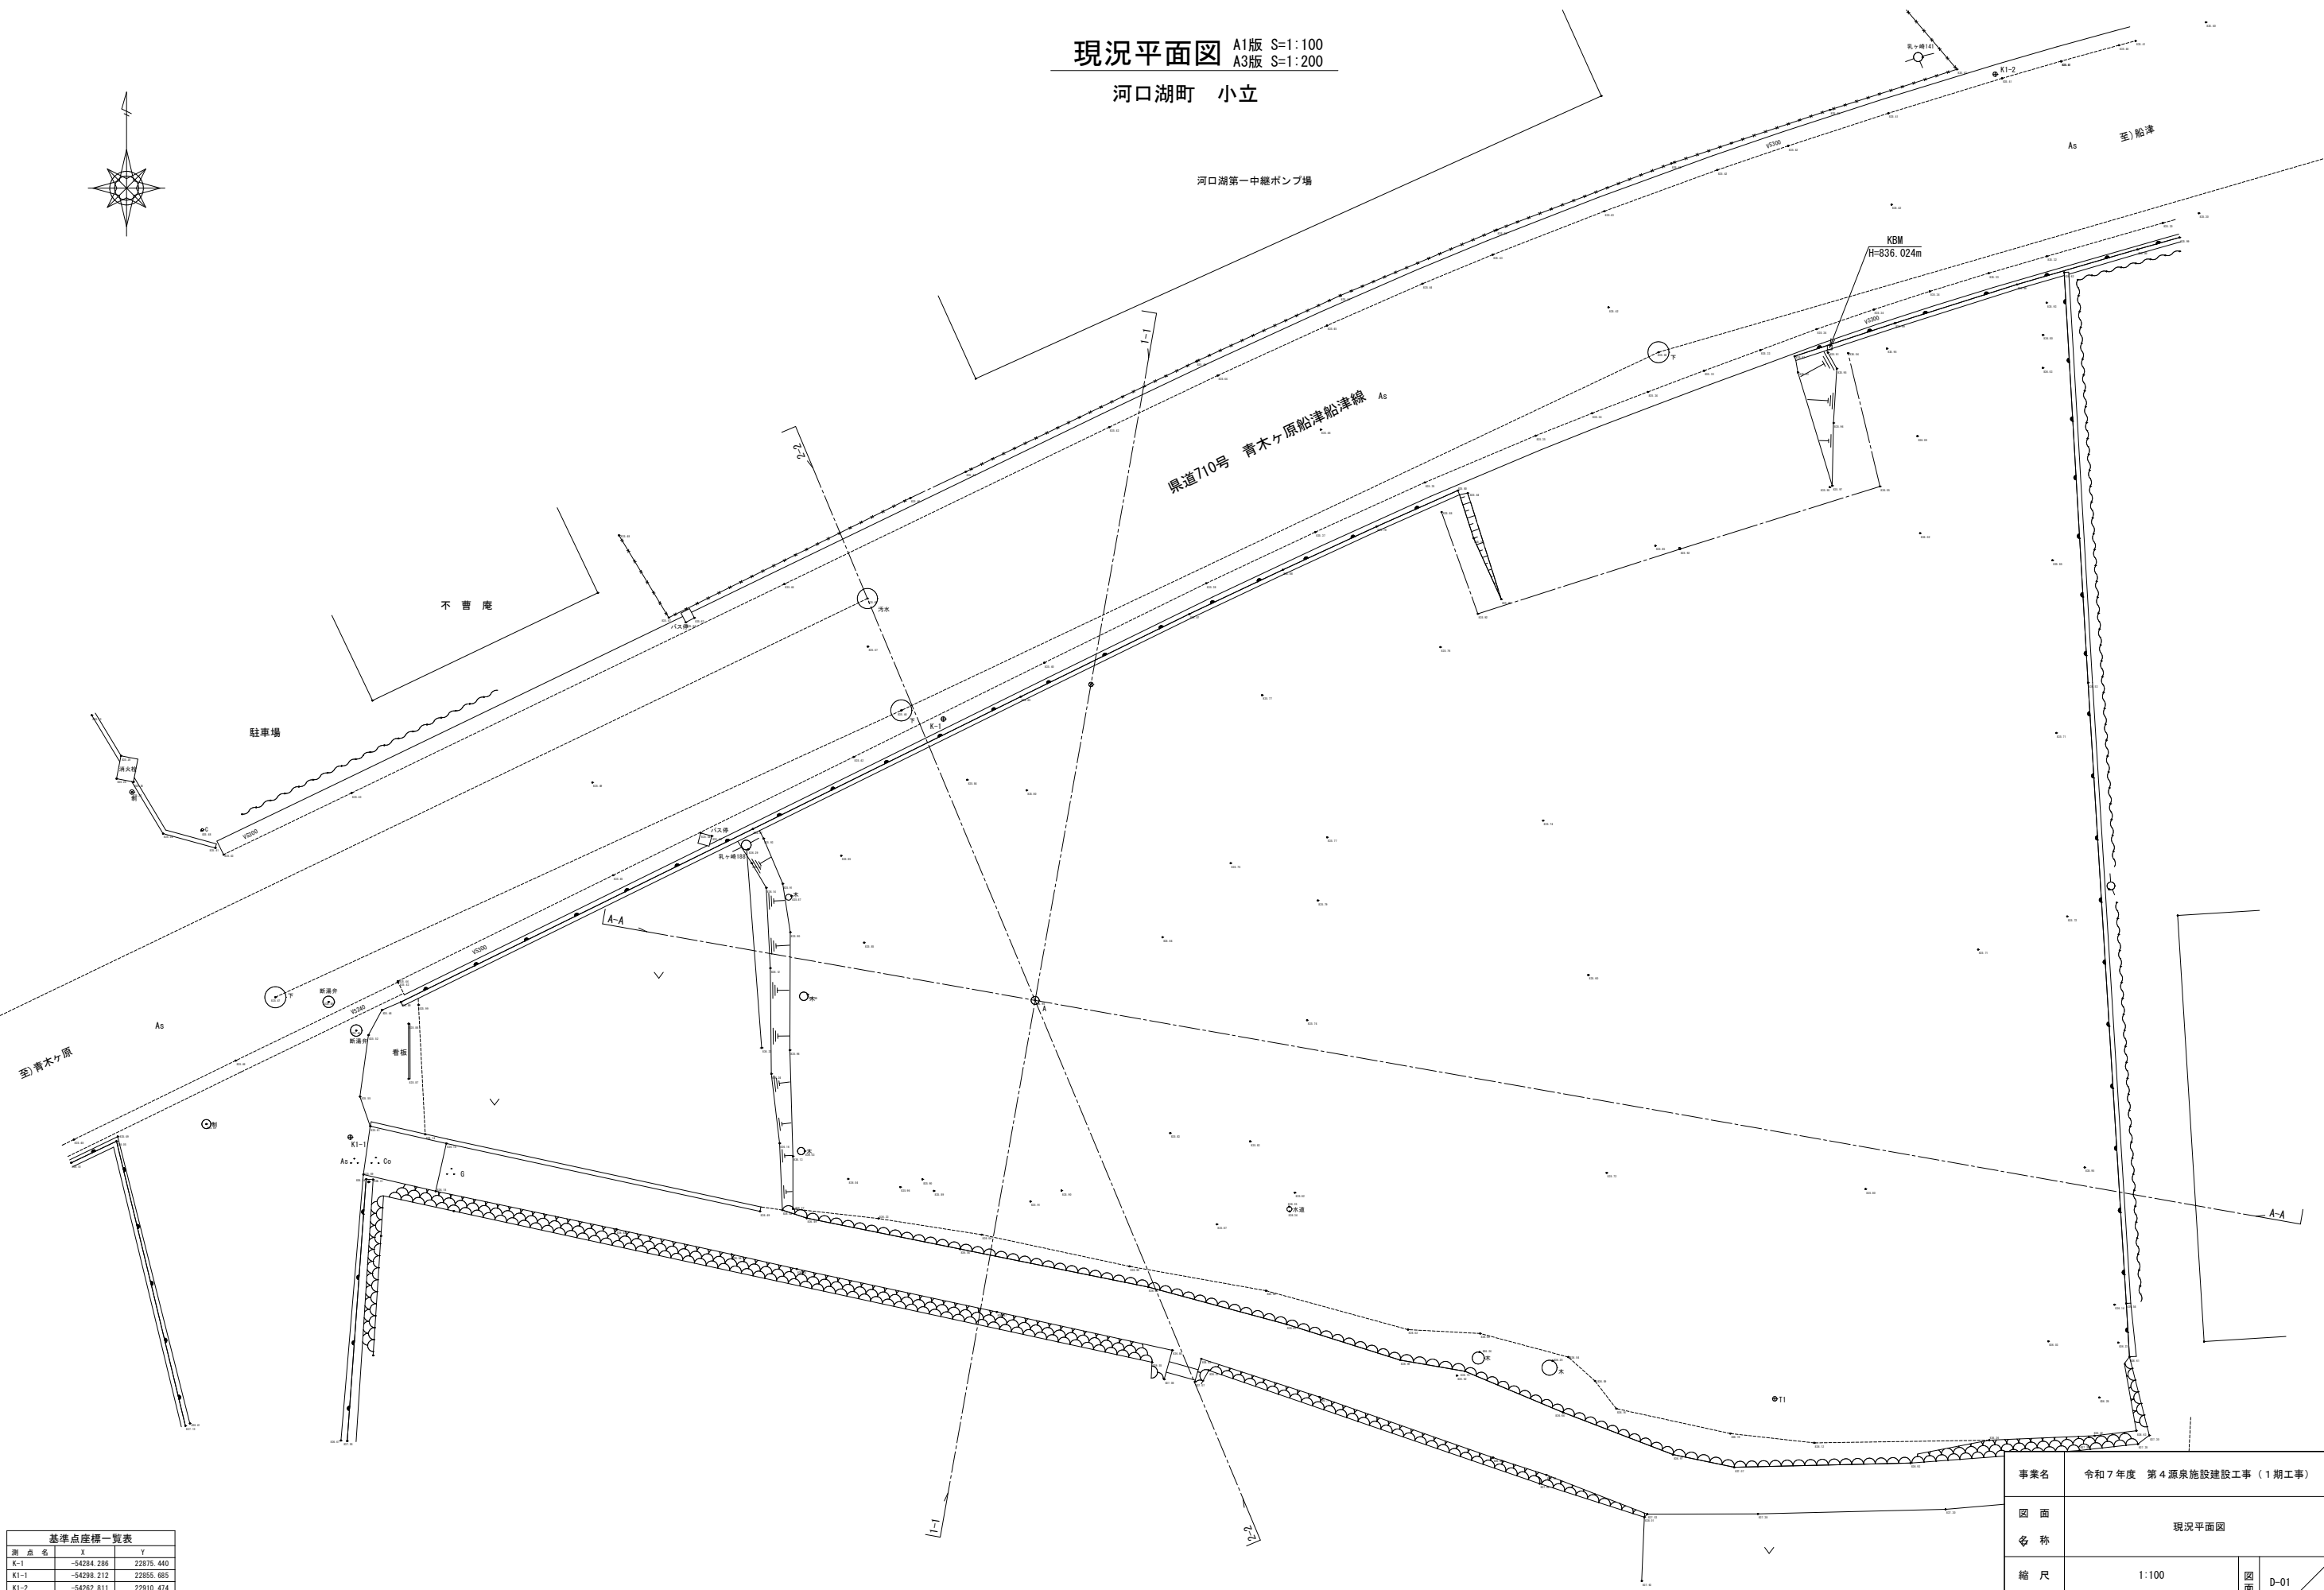


現況平面図 A1版 S=1:100
A3版 S=1:200

河口湖町 小立




基準点座標一覧表		
測点名	X	Y
K-1	-54284.286	22575.440
K1-1	-54286.212	22555.885
K1-2	-54262.811	22610.474
T1	-54306.927	22903.134

世界測地系(測地成果2011)


事業名	令和7年度 第4源泉施設建設工事(1期工事)		
図面名称	現況平面図		
縮尺	1:100	図面番号	D-01
事業者	富士河口湖町		*

横断面図 A1版 S=1:100
A3版 S=1:200
富士河口湖町 小立

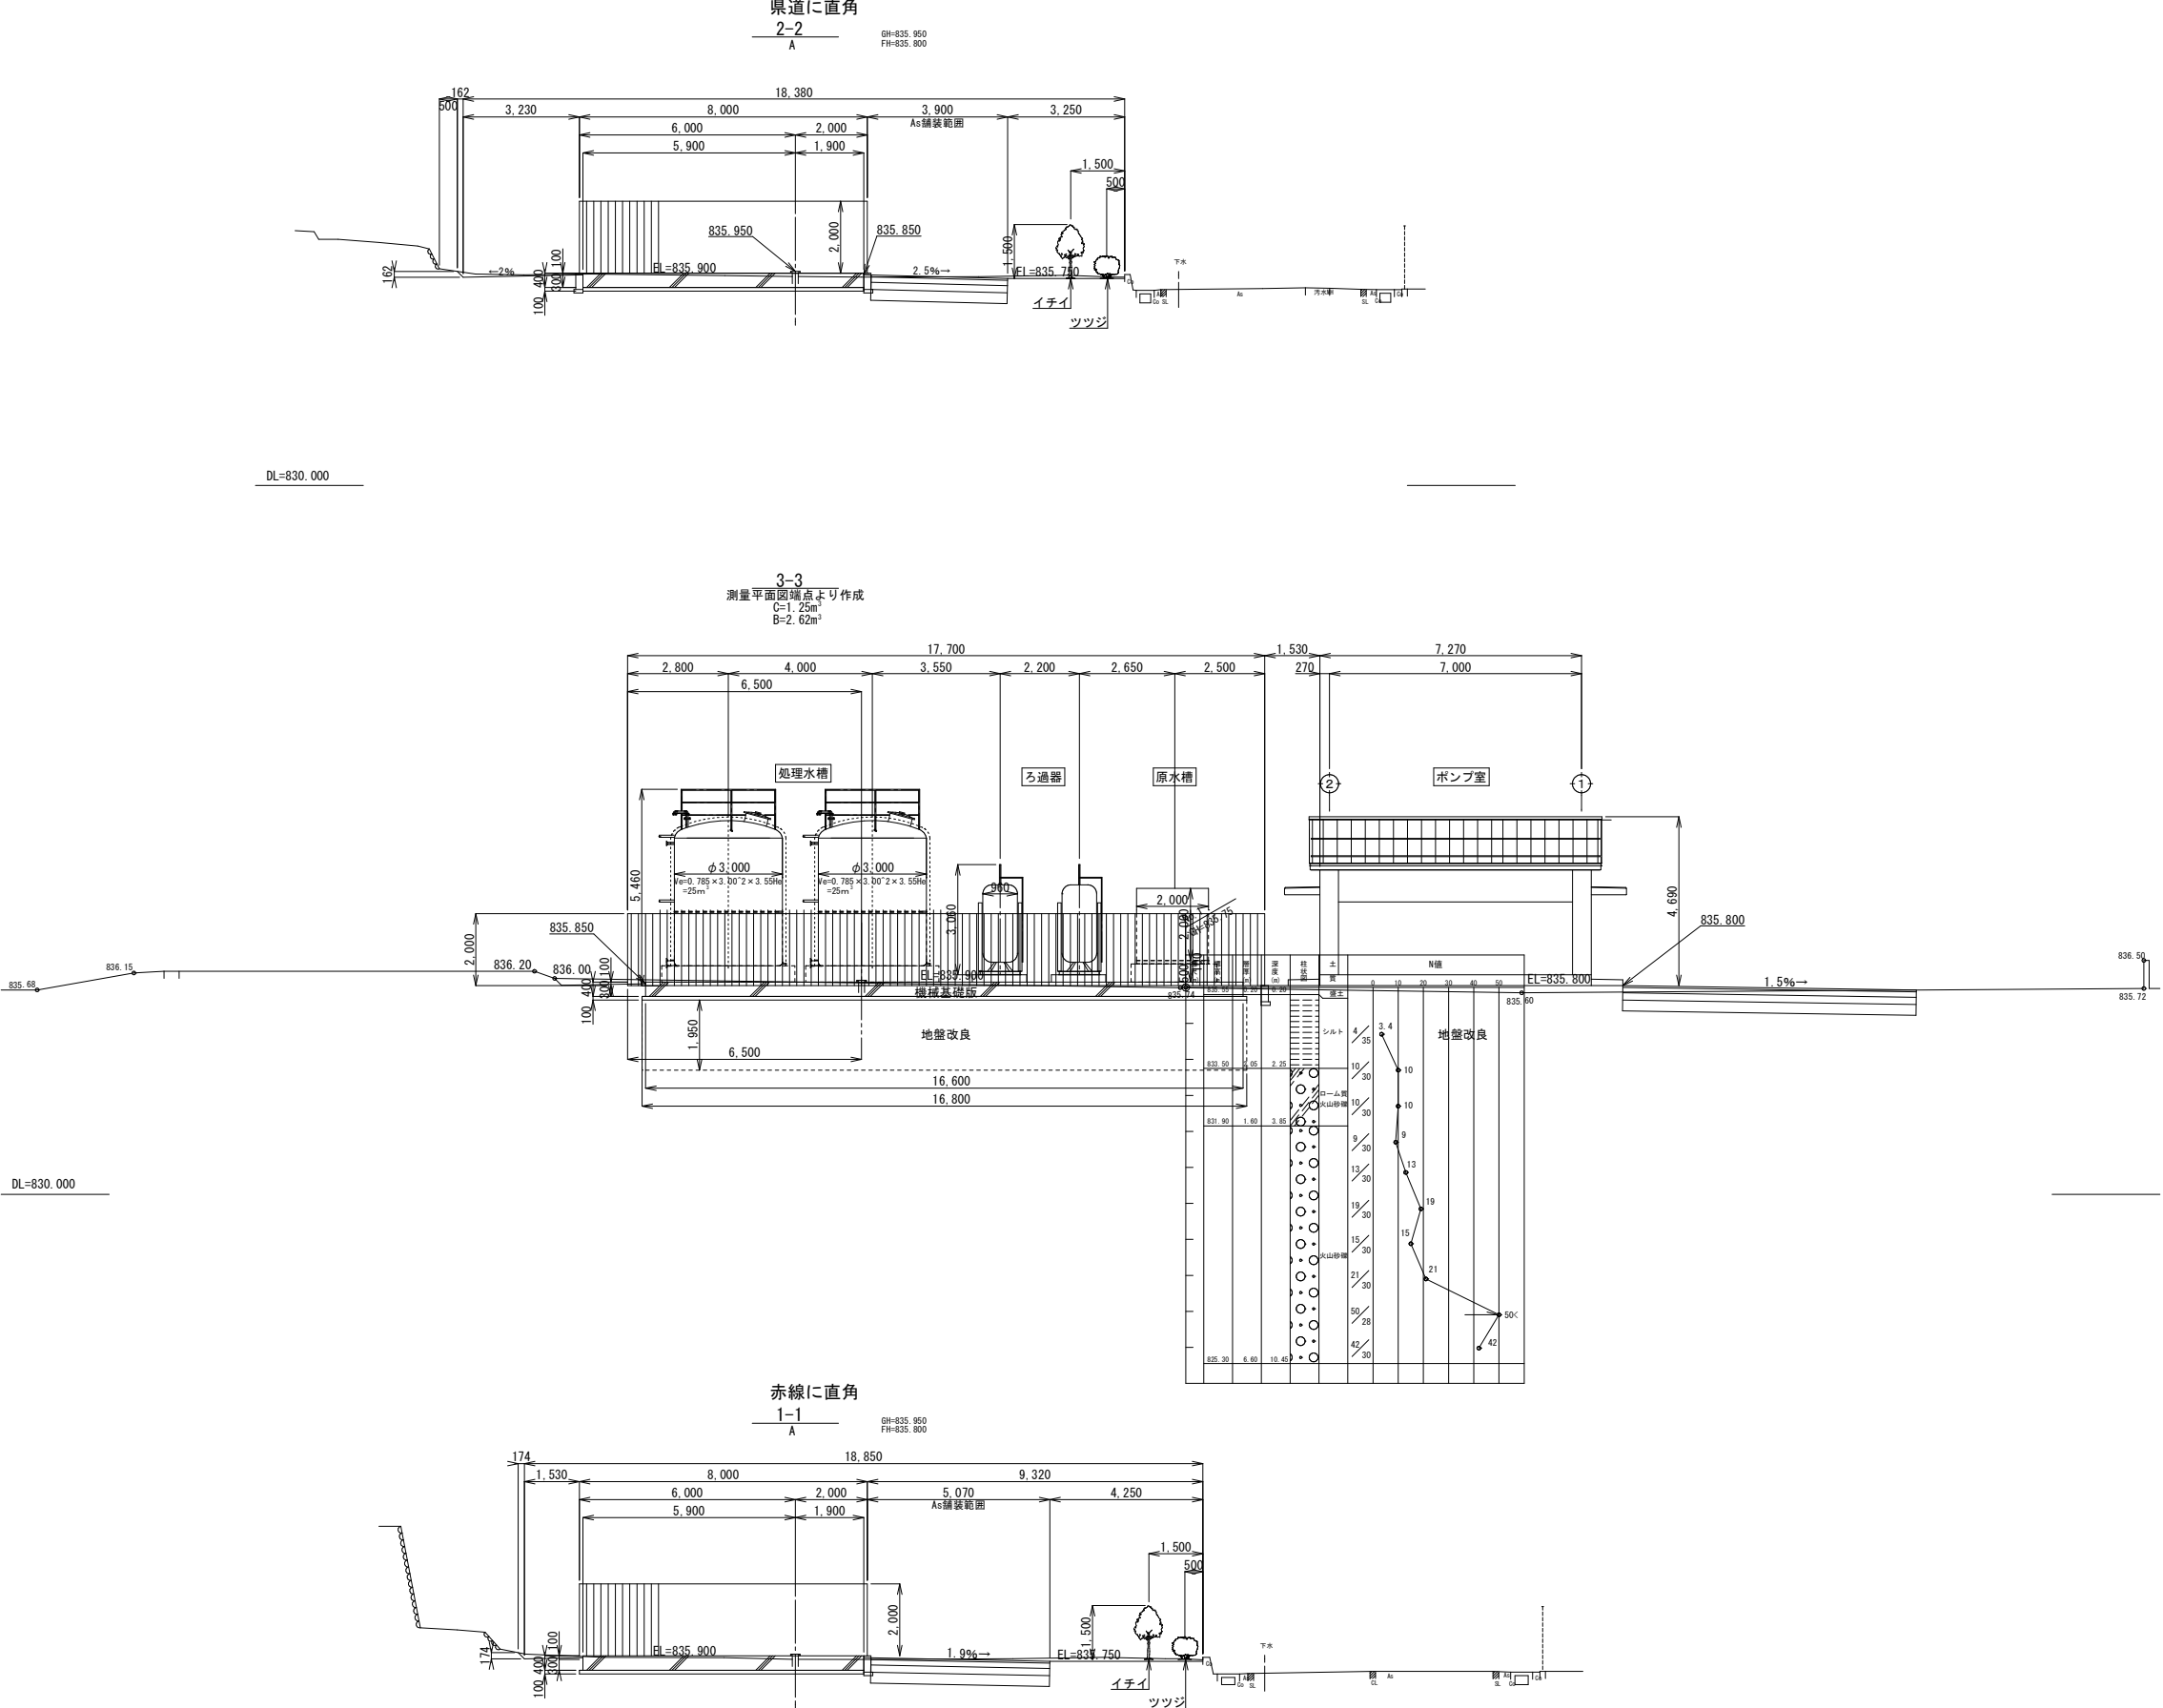




機械基礎版構造図


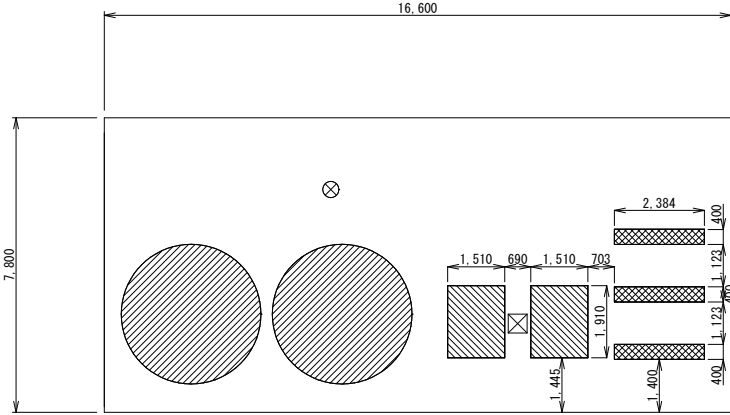
機械基礎版平面図 S=1:100



特記なき限り下記による。

1. 床版は、S1 とする。
2. スラブ天端 (1SL) 高さは、GL+100 とする。
3. スラブ天端 (1SL) 高さは、GL+150 とする。
4.  は、機械基礎 (1SL+200) を示す。
5.  は、機械基礎 (1SL+450) を示す。
6.  は、機械基礎 (1SL+500) を示す。

機械基礎版断面図 S=1:100

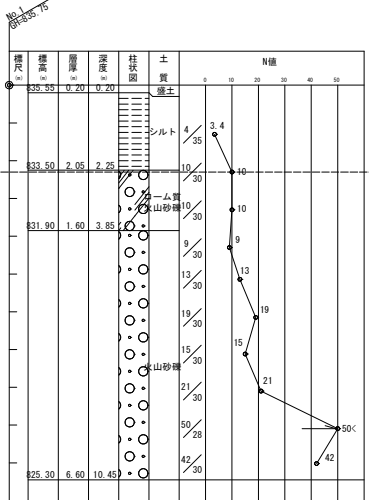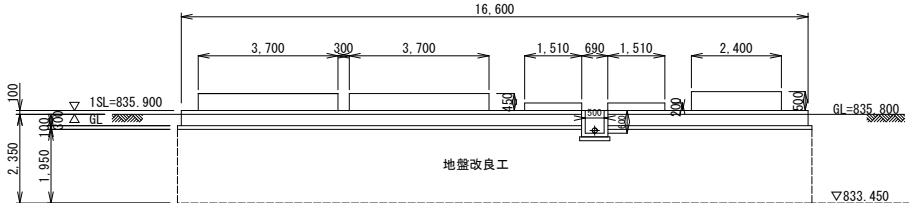

各部配筋詳細図 S=1:30


機械基礎

【ろ過器基礎】

【ろ過器基礎】

【ろ過器基礎】


〔短辺方向〕	D13	$1,410+340+340+265+265=2,620\text{mm}$	N=10本×2箇所
〔長辺方向〕	D13	$1,810+340+340+265+265=3,020\text{mm}$	N= 8本×2箇所

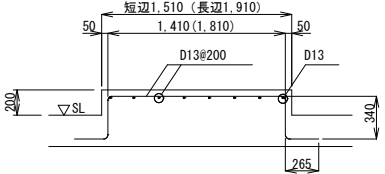

【处理水槽基礎】


【処理水槽基礎】

【縦方向】	D13	$1,850(\text{平均長})+590+590+265+265=3,560\text{mm}$	N=18本×2箇所
【横方向】	D13	$1,850(\text{平均長})+590+590+265+265=3,560\text{mm}$	N=18本×2箇所
【ループ筋】	D13	$3.14 \times 3,700+520(\text{縦長})=12,140\text{mm}$	N=1本×2箇所

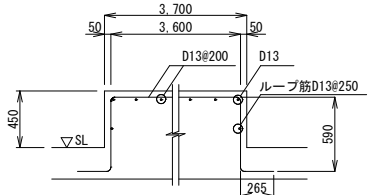

【原水槽基礎】


【原水槽基礎】
 [短辺方向] D16 $300+640+640+265+265=2,110\text{mm}$ N=13本×3箇所
 [長辺方向] D13 $2,300\text{mm}$ N=4本×3箇所

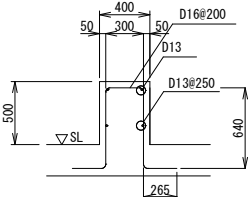


床版リスト

符 号	版 厚	位 置	主筋方向	配筋方向	備 考
			全断面	全断面	
S1	400	上端筋	D16#200	D16#200	モチアミ配筋
		下端筋	D16#200	D16#200	

機械基礎版配筋図 S=1:60

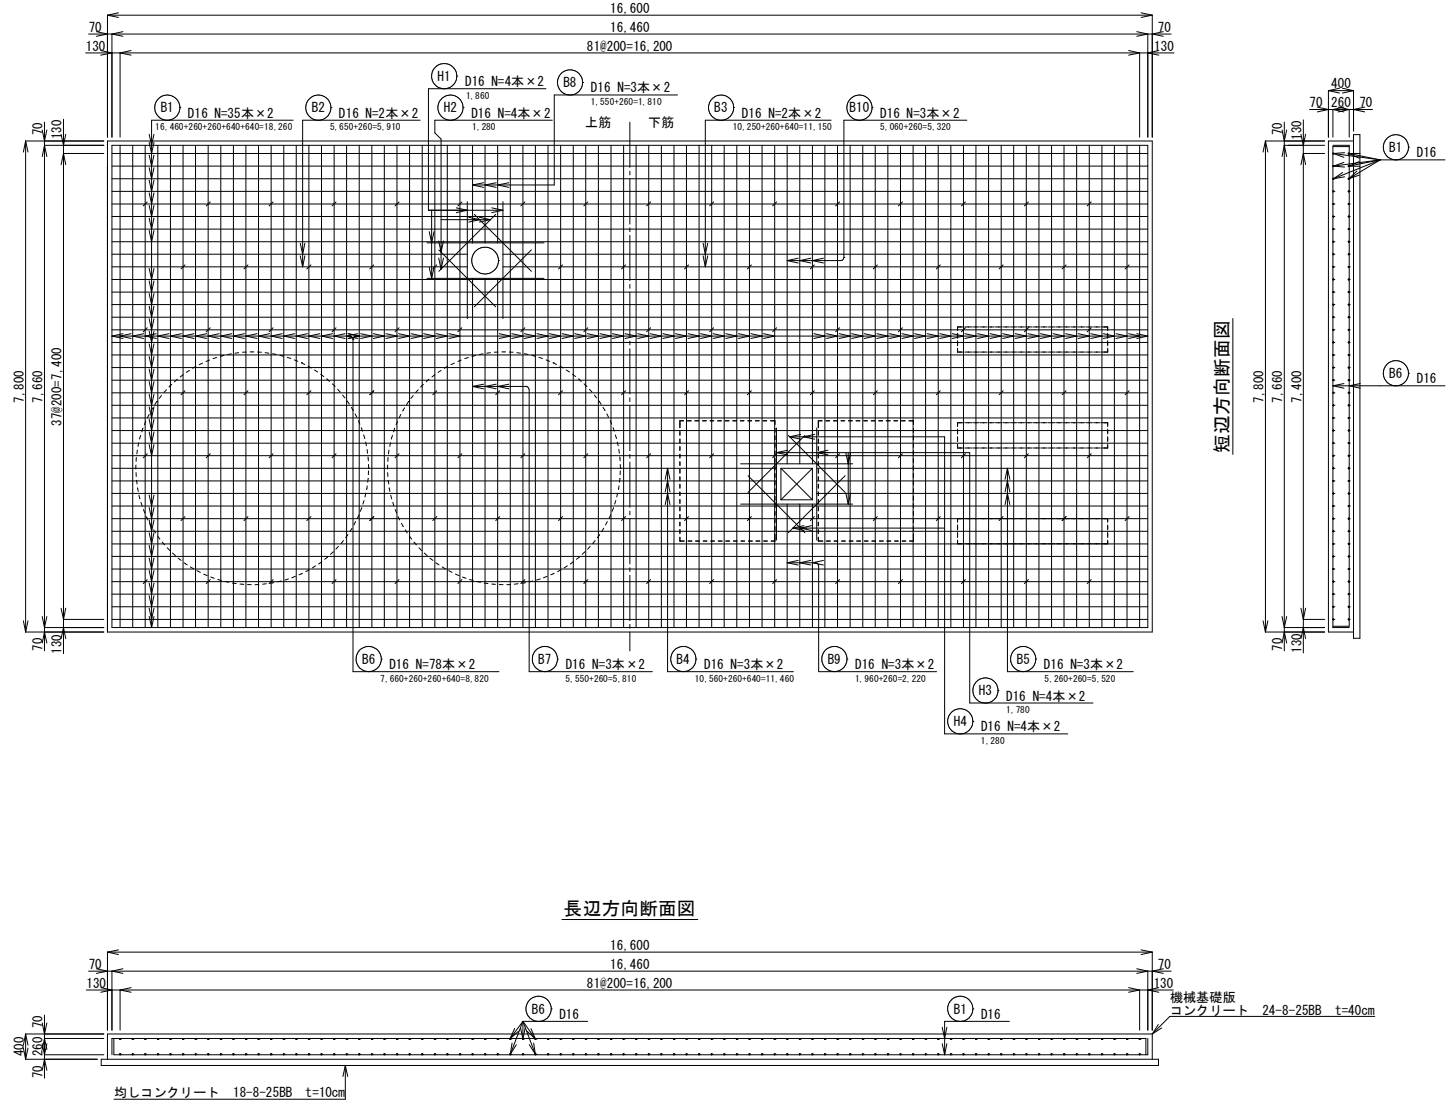

長辺方向断面図

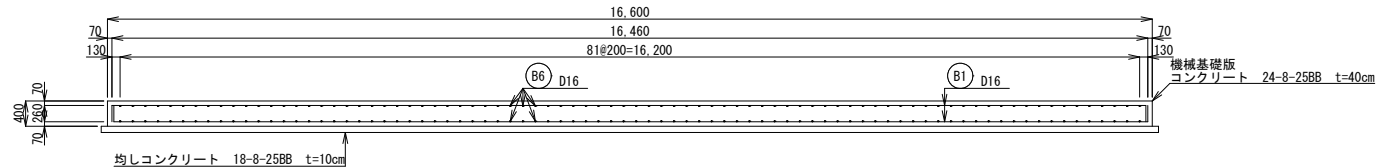


事業名	令和7年度 第4源泉施設建設工事（1期工事）		
図面名称	機械基礎版構造図		
縮尺	1:100、1:60	図面番号	D-04
事業者	富士河口湖町		*


場内配管詳細図
河口湖町 小立

場内配管平面図 S=1:100


A-A断面図 S=1:50
排水樹断面図

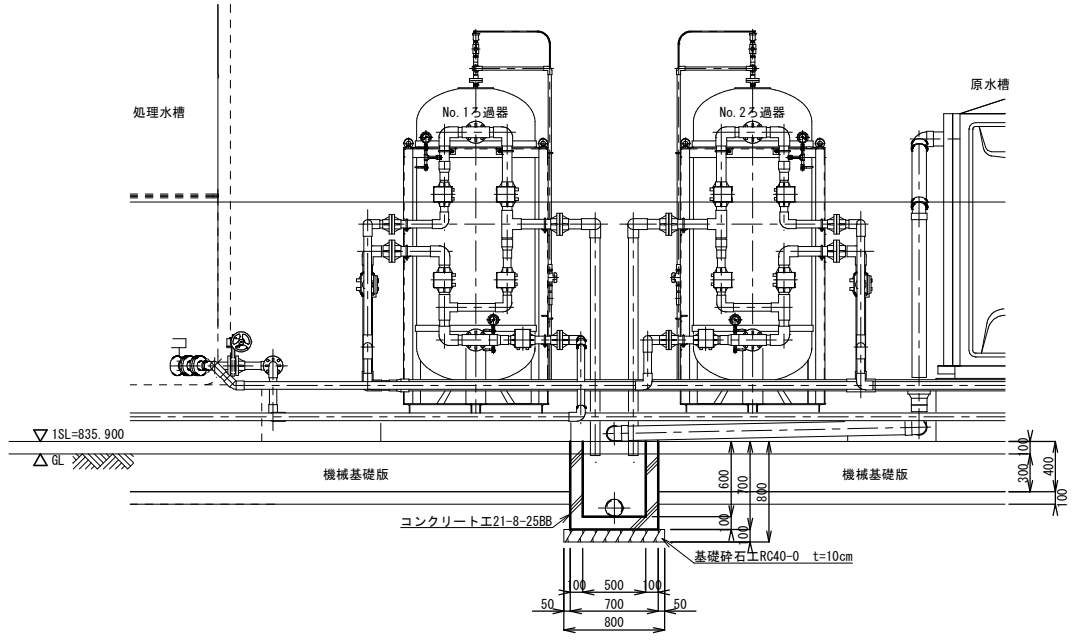



B-B断面図 S=1:100
排水管断面図

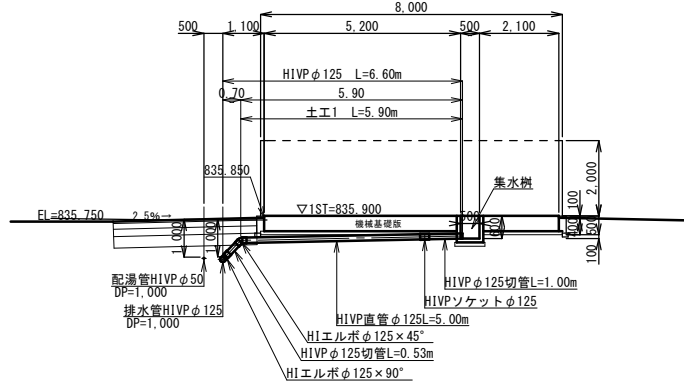

C-C断面図 S=1:100
水道管(希釈水)断面図

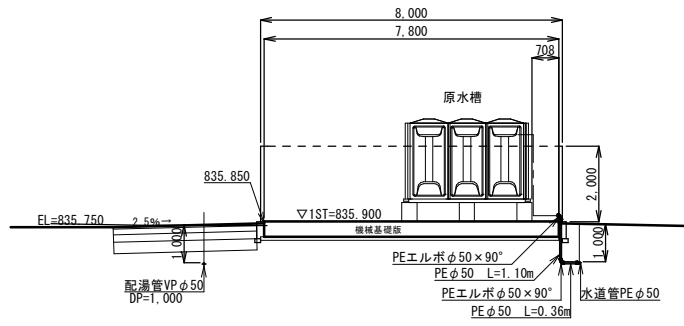


掘削標準断面図 S=1:20

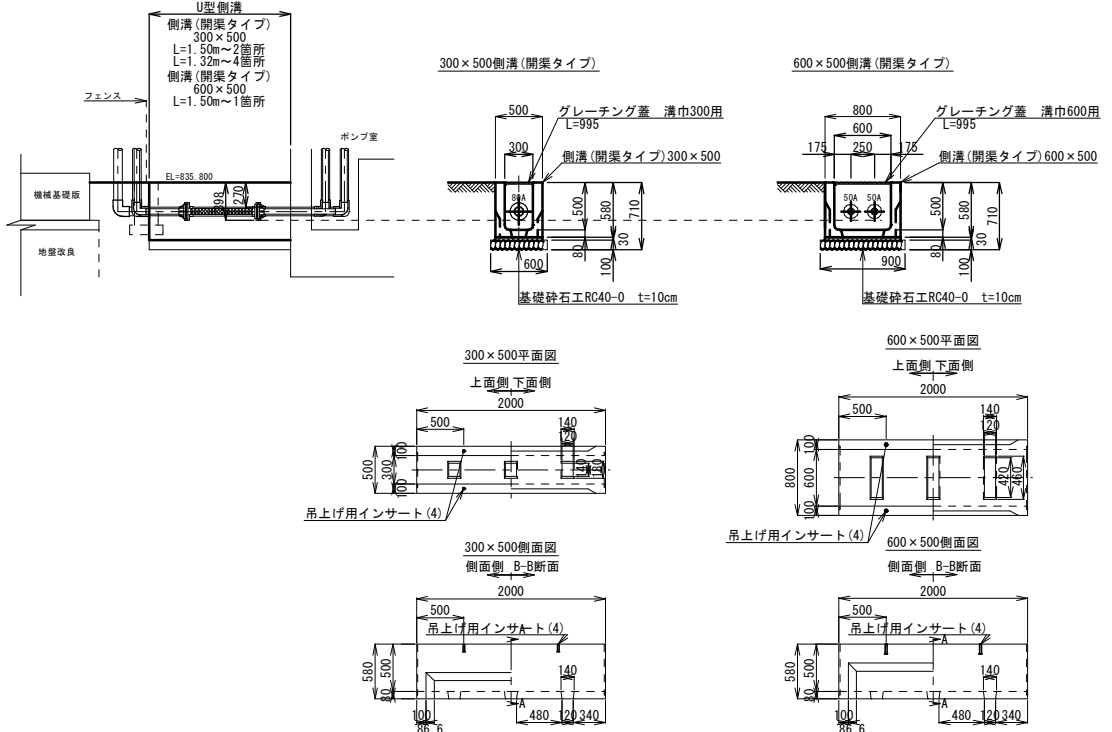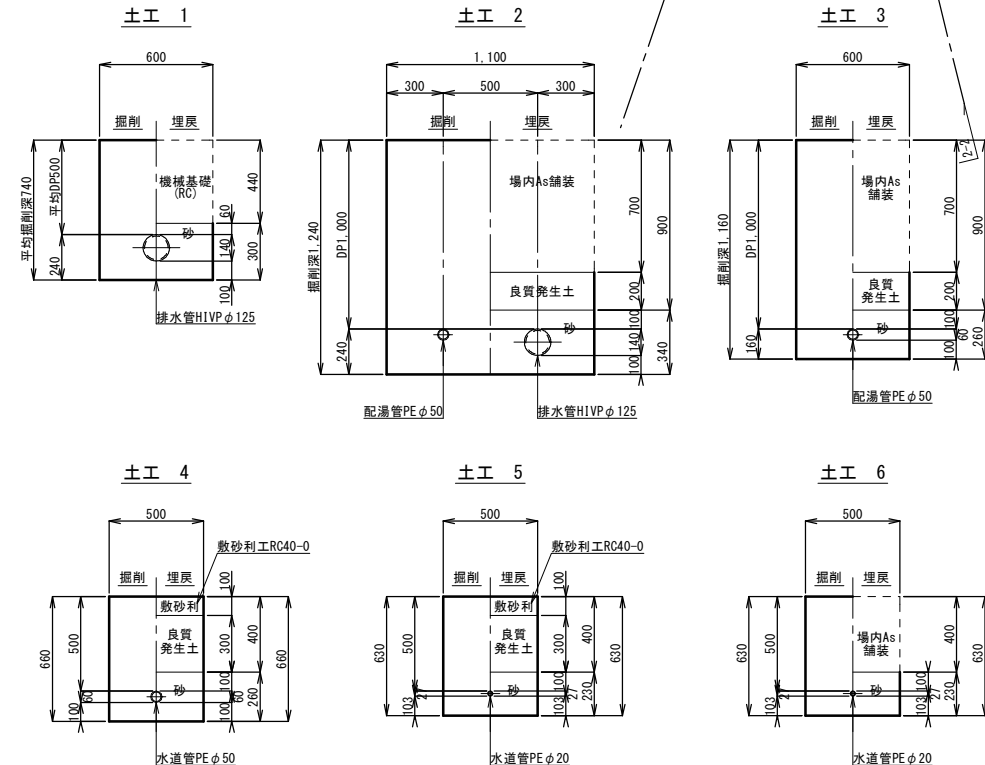


事業名	令和7年度 第4源泉施設建設工事(1期工事)		
図面名称	場内配管詳細図		
縮尺	1:100, 1:50, 1:40, 1:20	図面番号	D-05
事業者	富士河口湖町		

下水取付管設置詳細図


下水取付管設置詳細平面図 S=1:50

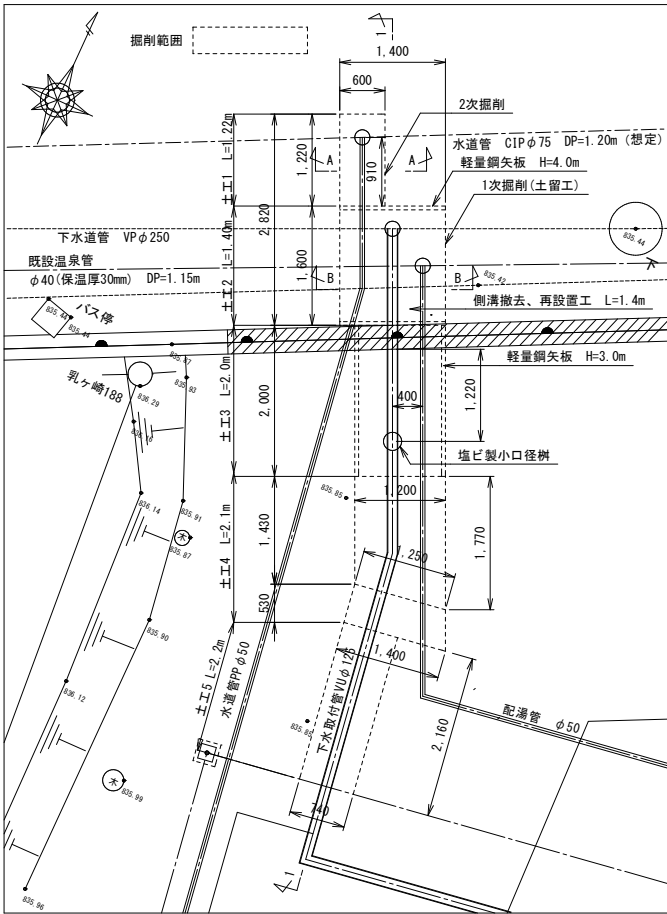


下水取付管設置詳細横断面図 S=1:50

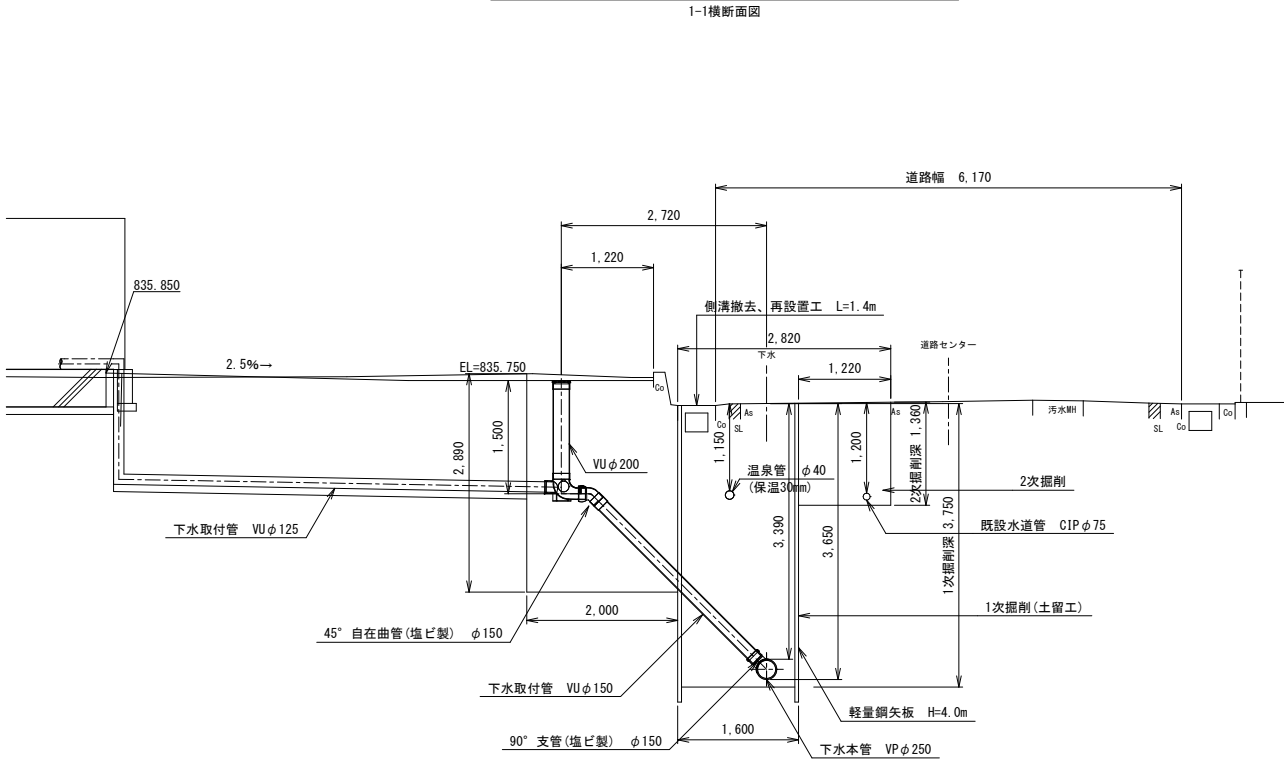

塩ビ製小口径桝構造図 S=1:10

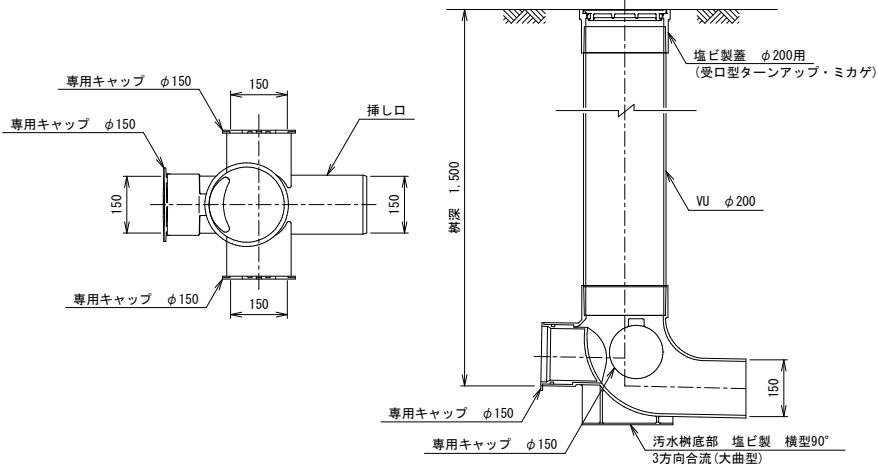


蓋詳細図 S=Free

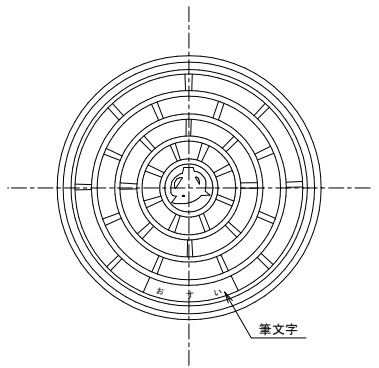


土工標準断面図 S=1:30


土工1 (A-A横断面図)

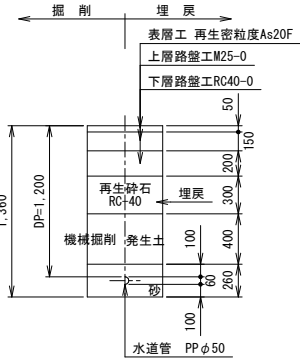


土工2 (B-B横断面図)

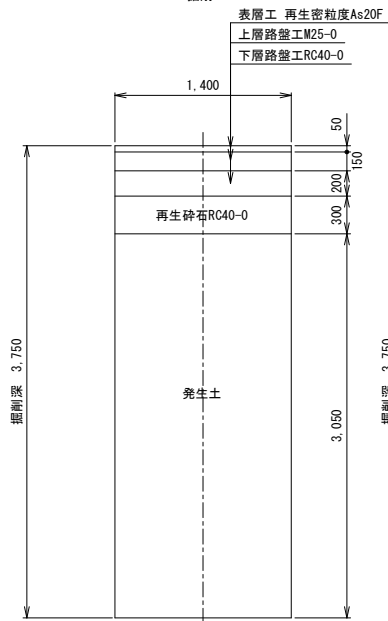


土工2 (B-B横断面図)

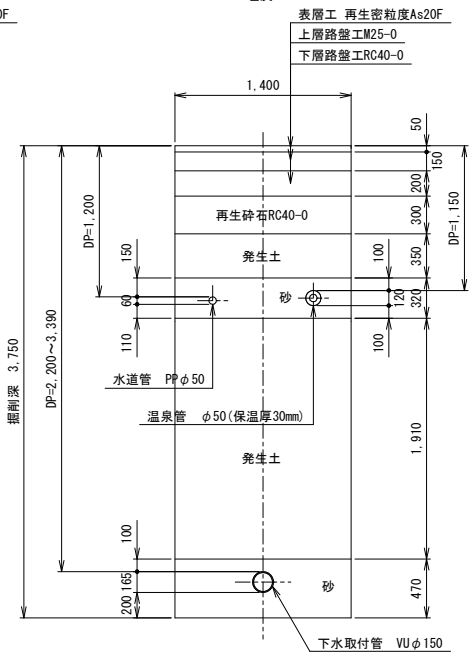


土工3

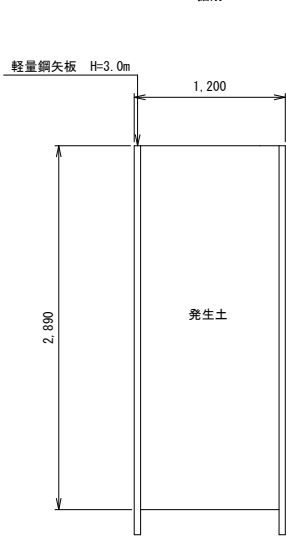


土工3

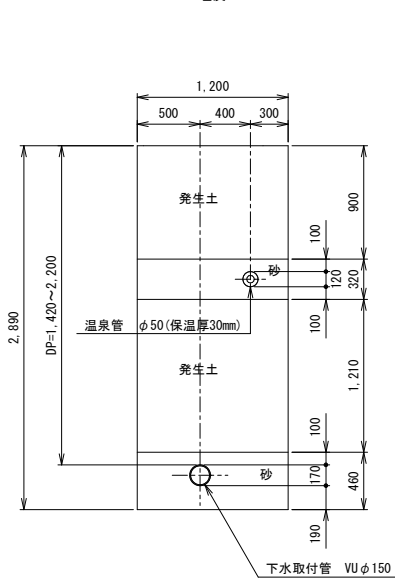

土工4


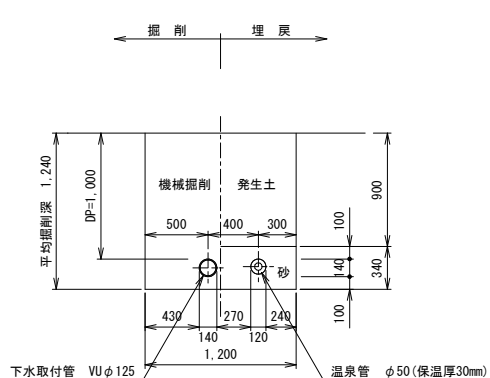


土工5

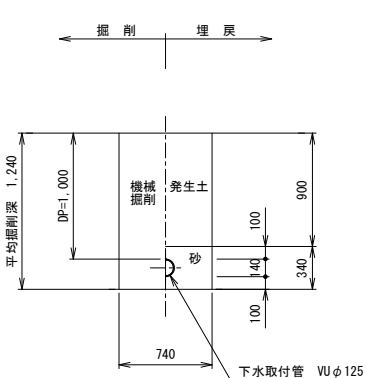

事業名	令和7年度 第4源泉施設建設工事(1期工事)		
図面名称	下水取付管設置詳細図		
縮尺	1:50, 1:30, 1:10, Free	図面番号	D-06
事業者	富士河口湖町		*

 A1版 S=1:100
A3版 S=1:200

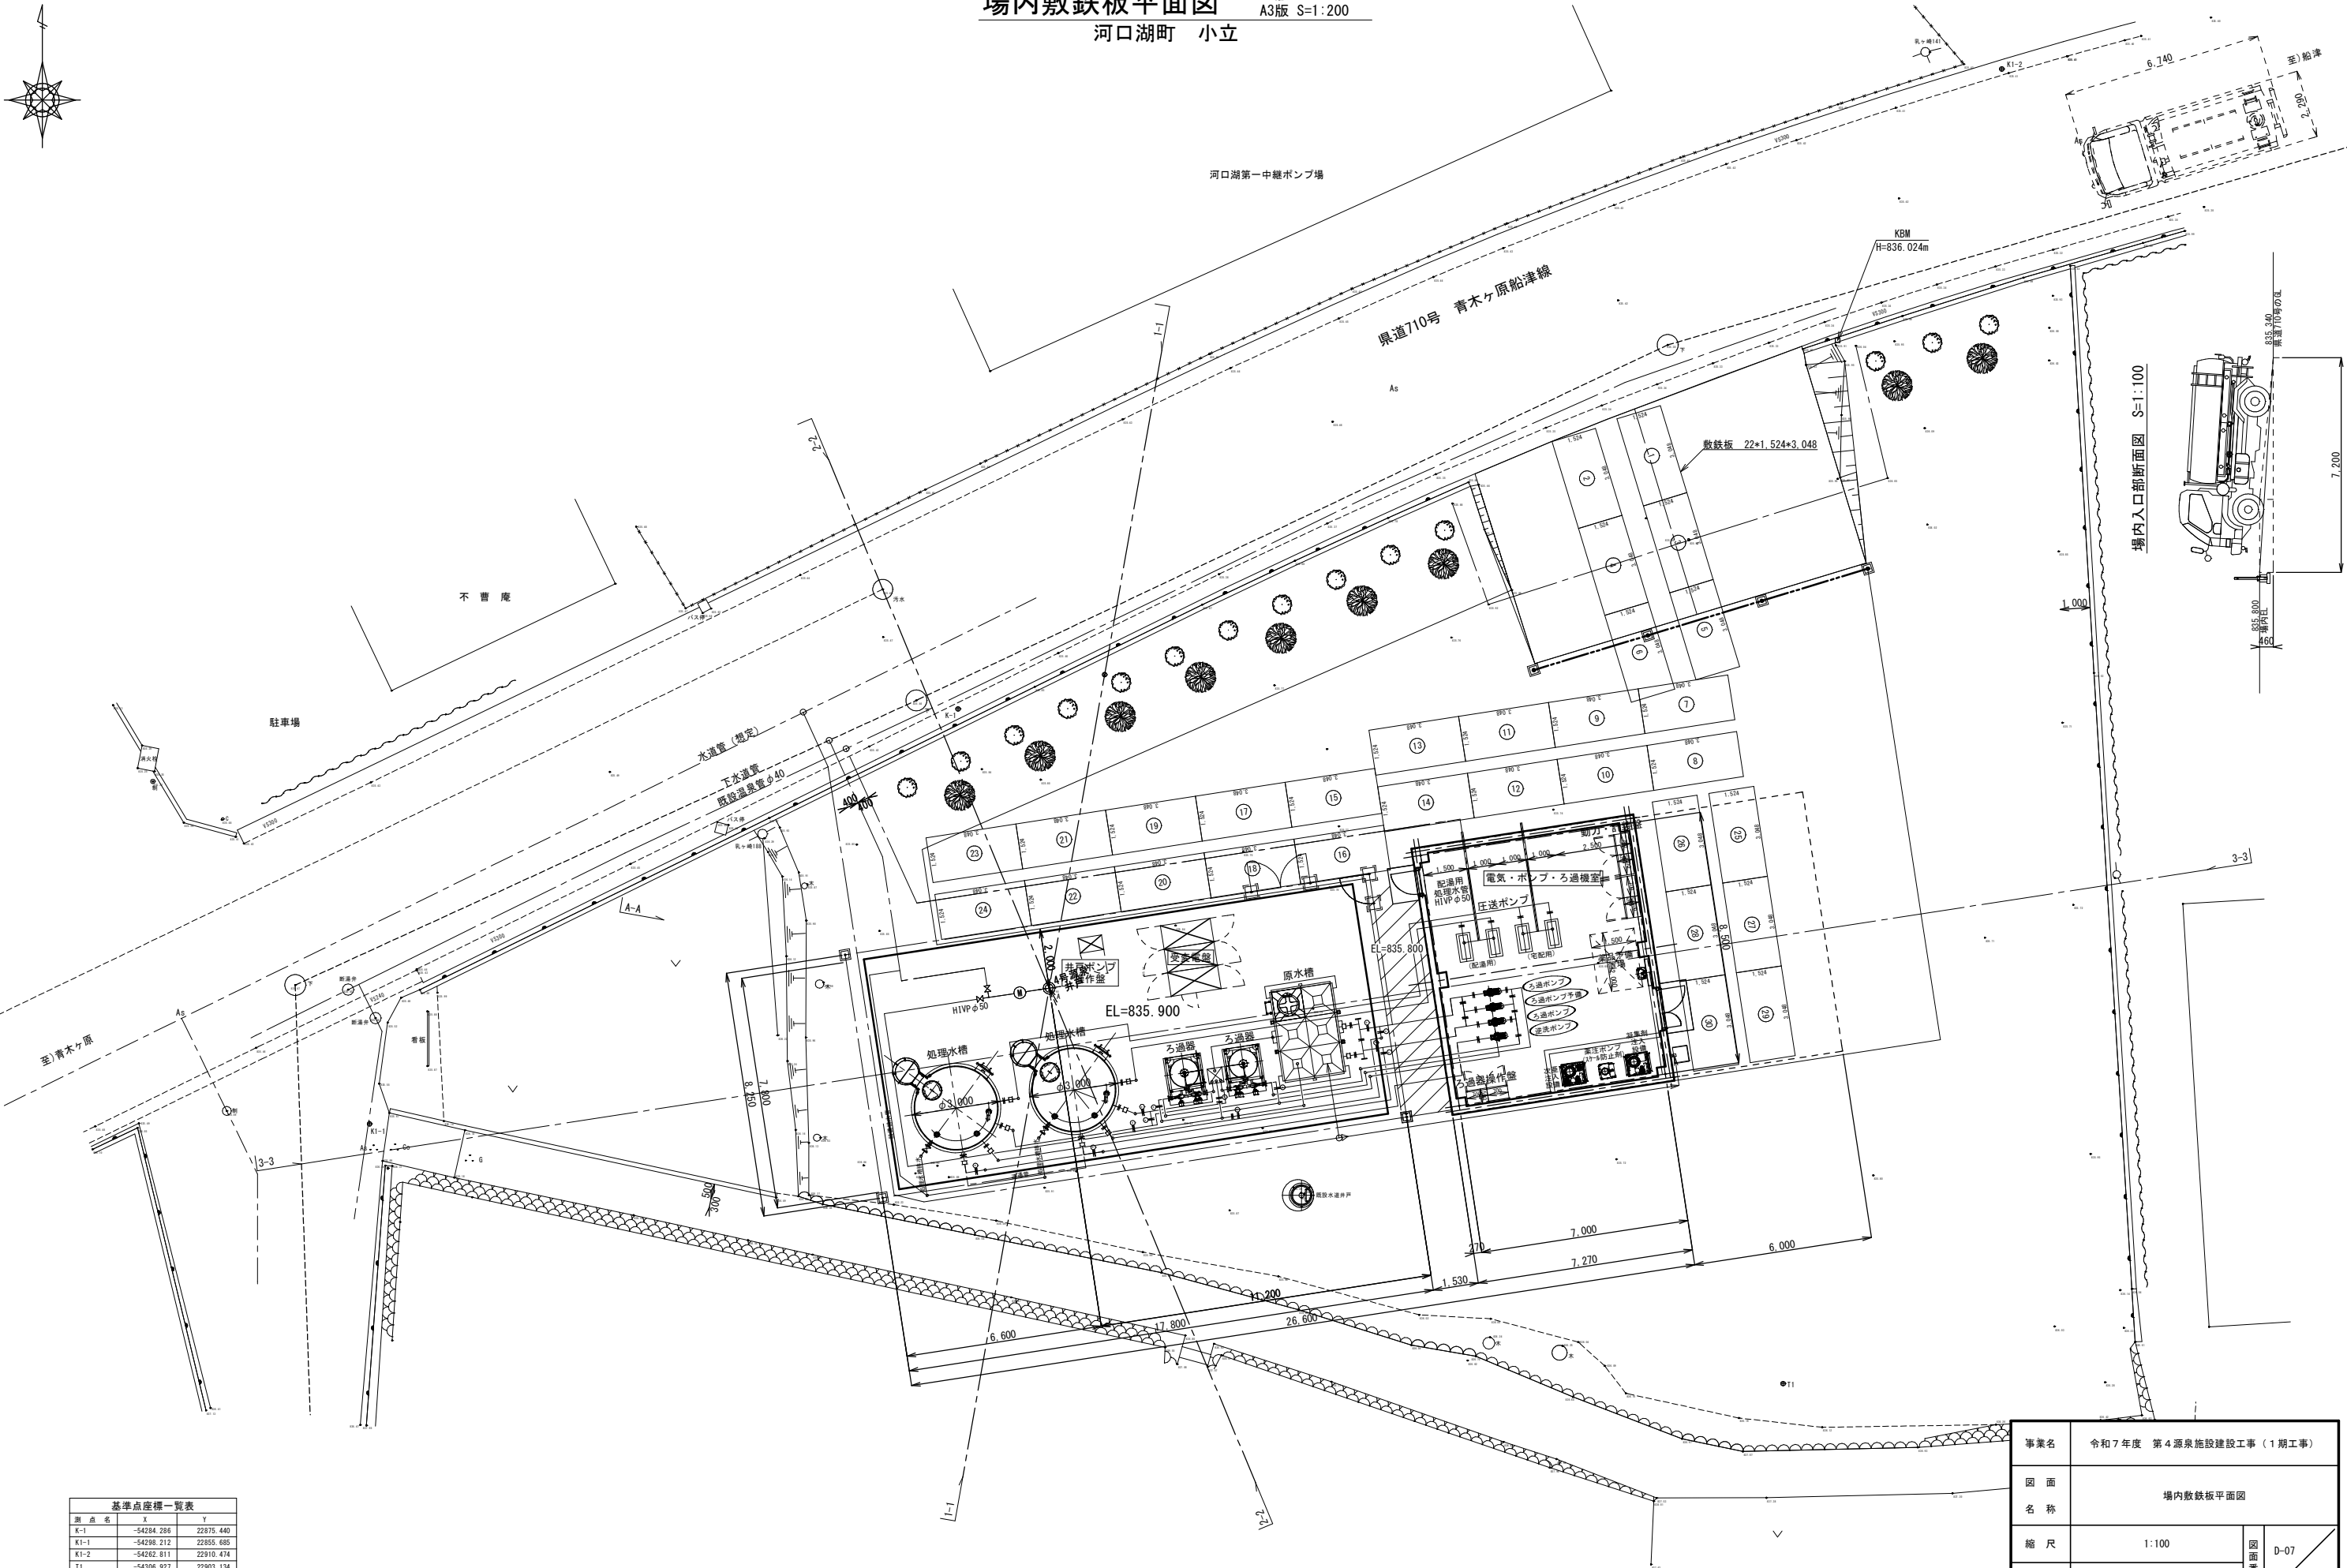

測 点 名	X	Y
K-1	-54284.286	22875.440
K1-1	-54298.212	22855.685
K1-2	-54262.811	22910.474
T1	-54306.927	22903.134

世界測地系(測地成果2011)

事業名	令和7年度 第4源泉施設建設工事（1期工事）		
図面名称	場内敷鉄板平面図		
縮尺	1:100	図面番号	D-07
事業者	富士河口湖町		